



PLANTA BAIXA

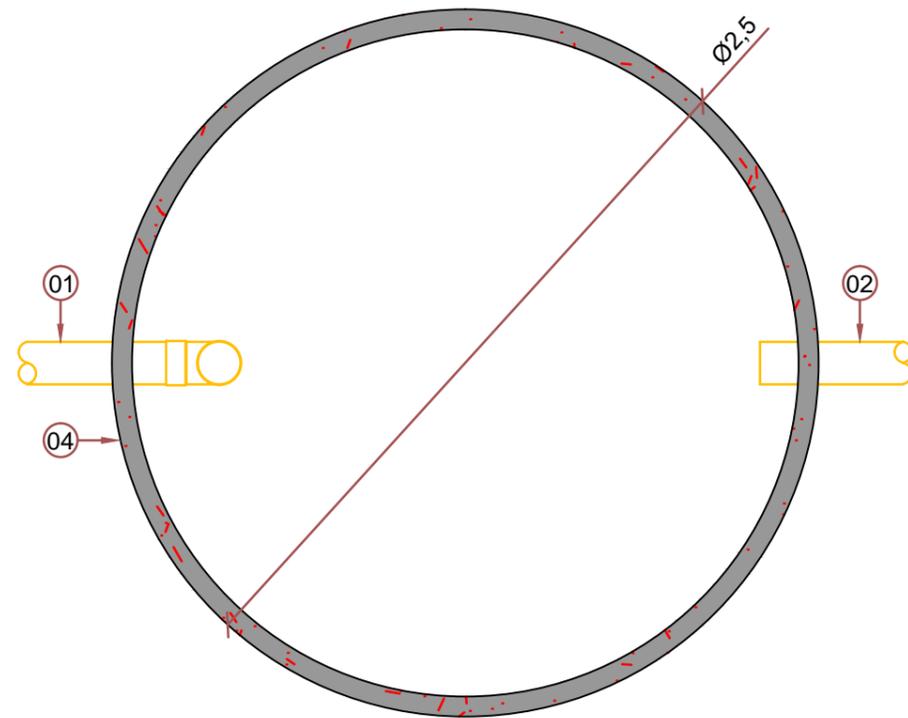

ELEVAÇÃO

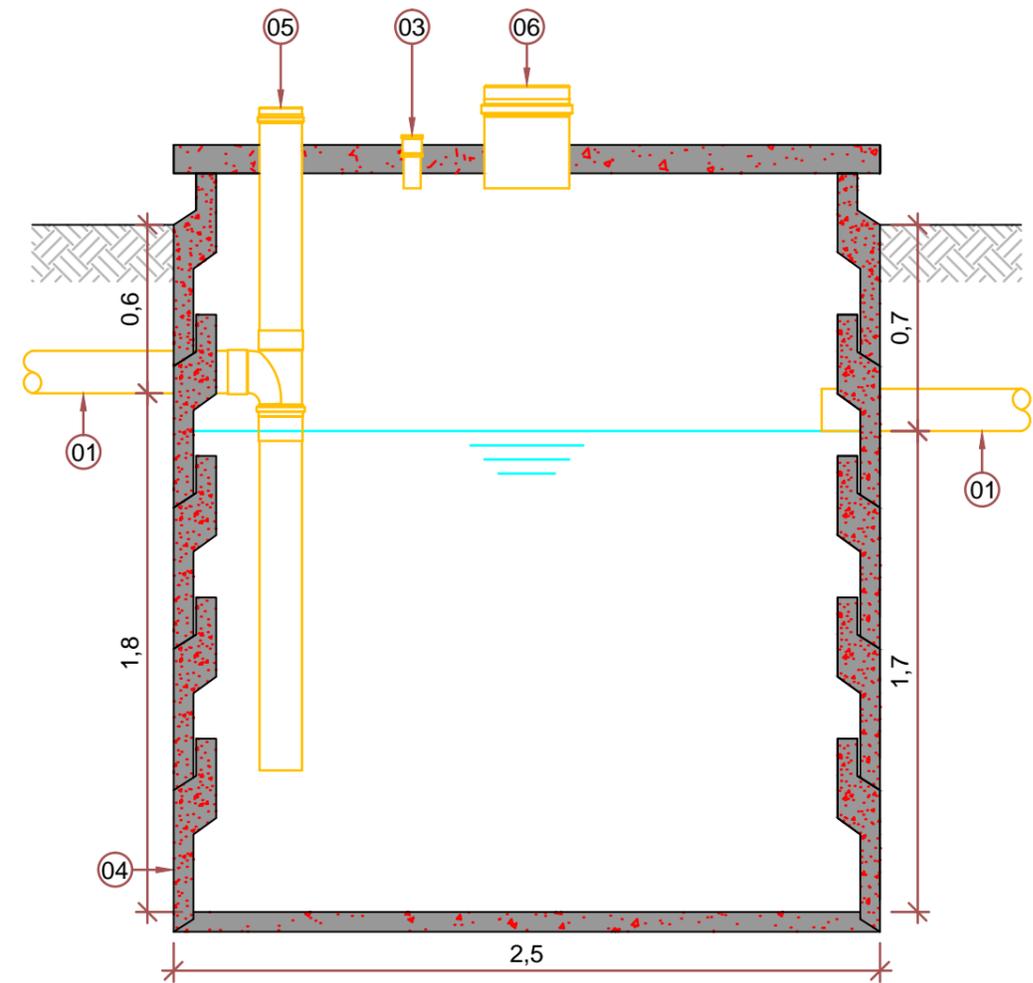

INDICAÇÕES

- 01 ENTRADA DE EFLUENTE NO TANQUE DE CONTATO DN150 PVC SOLDÁVEL ESGOTO
- 02 SAÍDA DE EFLUENTE DO TANQUE DE CONTATO DN150 PVC SOLDÁVEL ESGOTO
- 03 RESPIRO DN60 EM PVC SOLDÁVEL ÁGUA FRIA
- 04 ANEL DE CONCRETO DN3m
- 05 CAP DE INSPEÇÃO DN150 PVC SOLDÁVEL ESGOTO
- 06 CAP DE INSPEÇÃO DN300 PVC SOLDÁVEL ESGOTO

Revisão - R1	Data
Talita Castanho	Nov/2018
Revisão - R2	Data
Lucas M. Lima	Nov/2019
Revisão - R3	Data
Tulio J. Dugarte	Jan/2020

Título

TRATAMENTO COMPLEMENTAR - TANQUE DE CONTATO

Cliente:

MUNICÍPIO DE SANTA CRUZ DA CONCEIÇÃO

Endereço:

Área de expansão urbana, Paraíso - Santa Cruz da Conceição/SP

 **Empresa de Engenharia Ambiental**
Rua 15B, nº1317 Bela Vista - Rio Claro/SP - CEP:13506-750
(19) 3524-5327 / www.eea.eng.br

Desenho

Lucas M. Lima

Conferência

Adriano Lunardi

Nº ART

28027230181348421

Escala

1:25

Medida

m

Data

Nov/2018

Folha

09.4/10

Projeto nº

18056

Revisão

R3

Engenheiro Responsável

Engº Emerson Marçal Jr.
Crea nº 5.060.507.757/D